



Comune di Santa Sofia d'Epiro
Provincia di Cosenza

Lavori di adeguamento strutturale e antisismico - D.P.C.M. 8 luglio 2014 -
Scuola elementare e materna, Piazza S. Attanasio

Codice edificio: 0781330686

Progetto esecutivo



R.U.P.
Ing. Francesco Giorgio

PROGETTISTI
Arch. Giulio Cesare Guccione
Ing. Michele Leone


COLLABORATORE
Ing. Tania Armentano

IMPIANTI TECNOLOGICI


Impianto elettrico: Alimentazione
apparecchiature illuminazione

IT.03


○	Plafoniera LED 18W
⊙	Cassetta da muro
----	Linea Illuminazione
H=80	Punto Luce e quota installazione
	Quadro elettrico

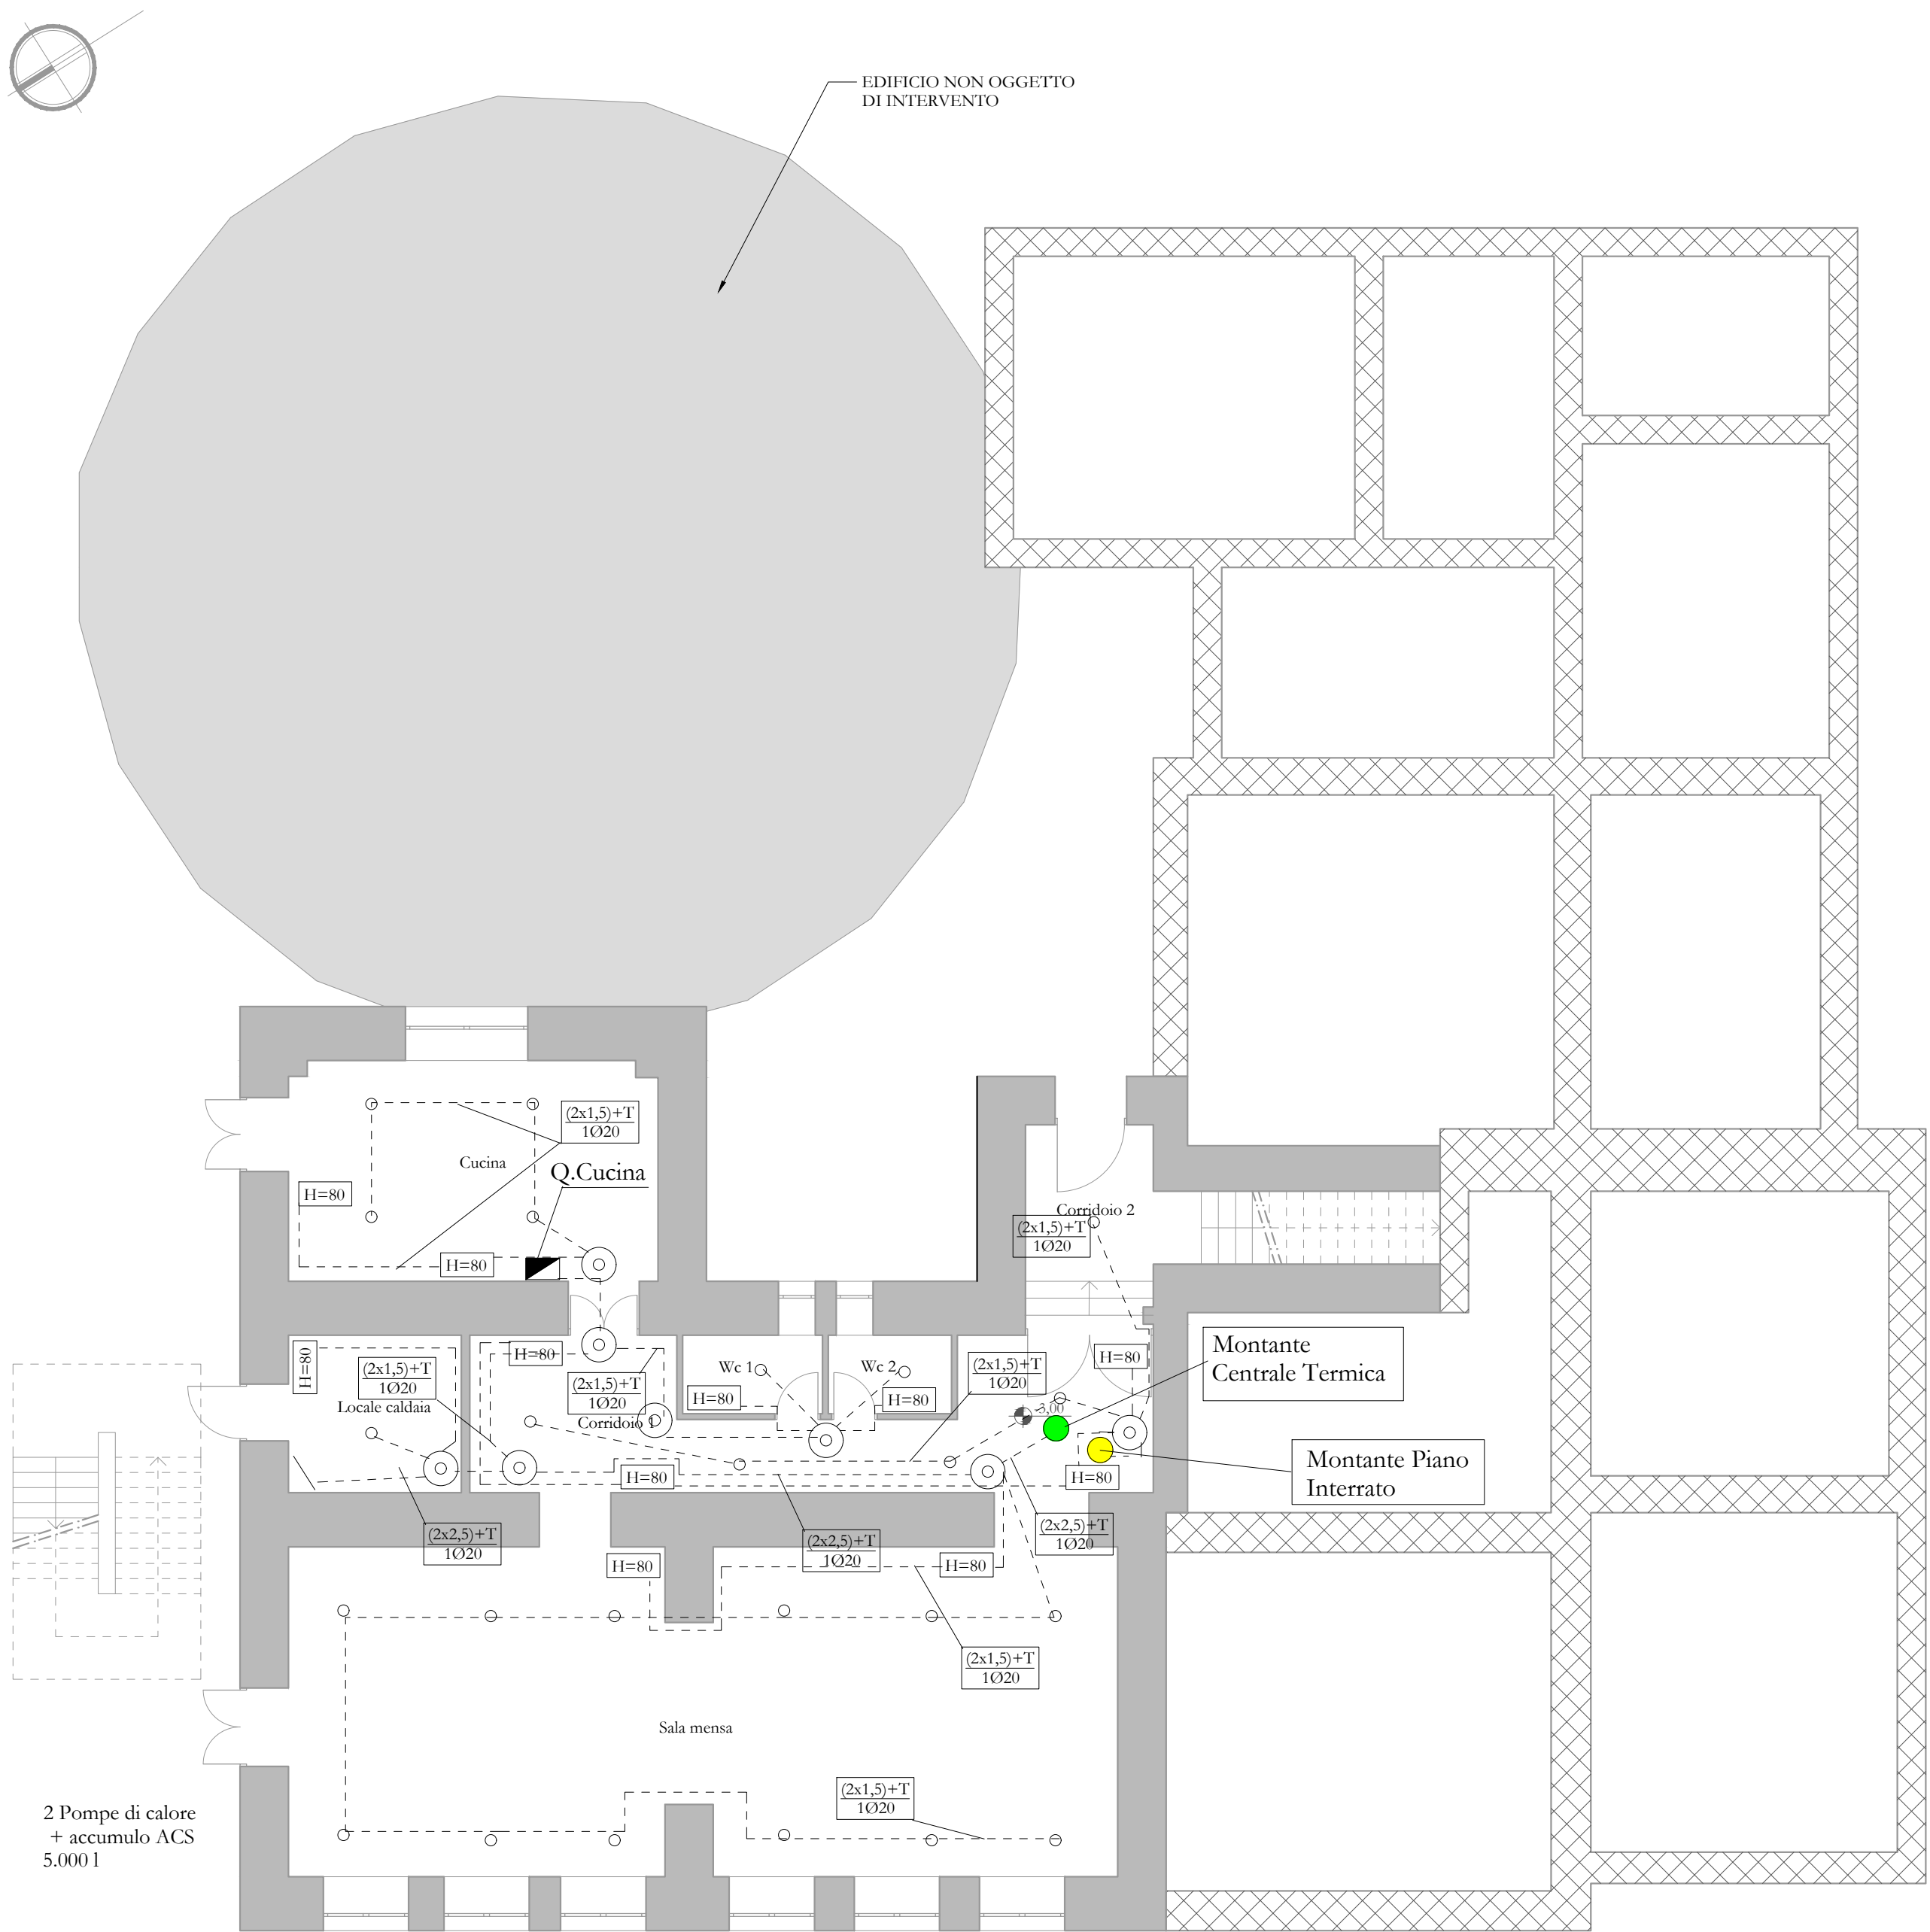


Pianta piano seminterrato - scala 1:100

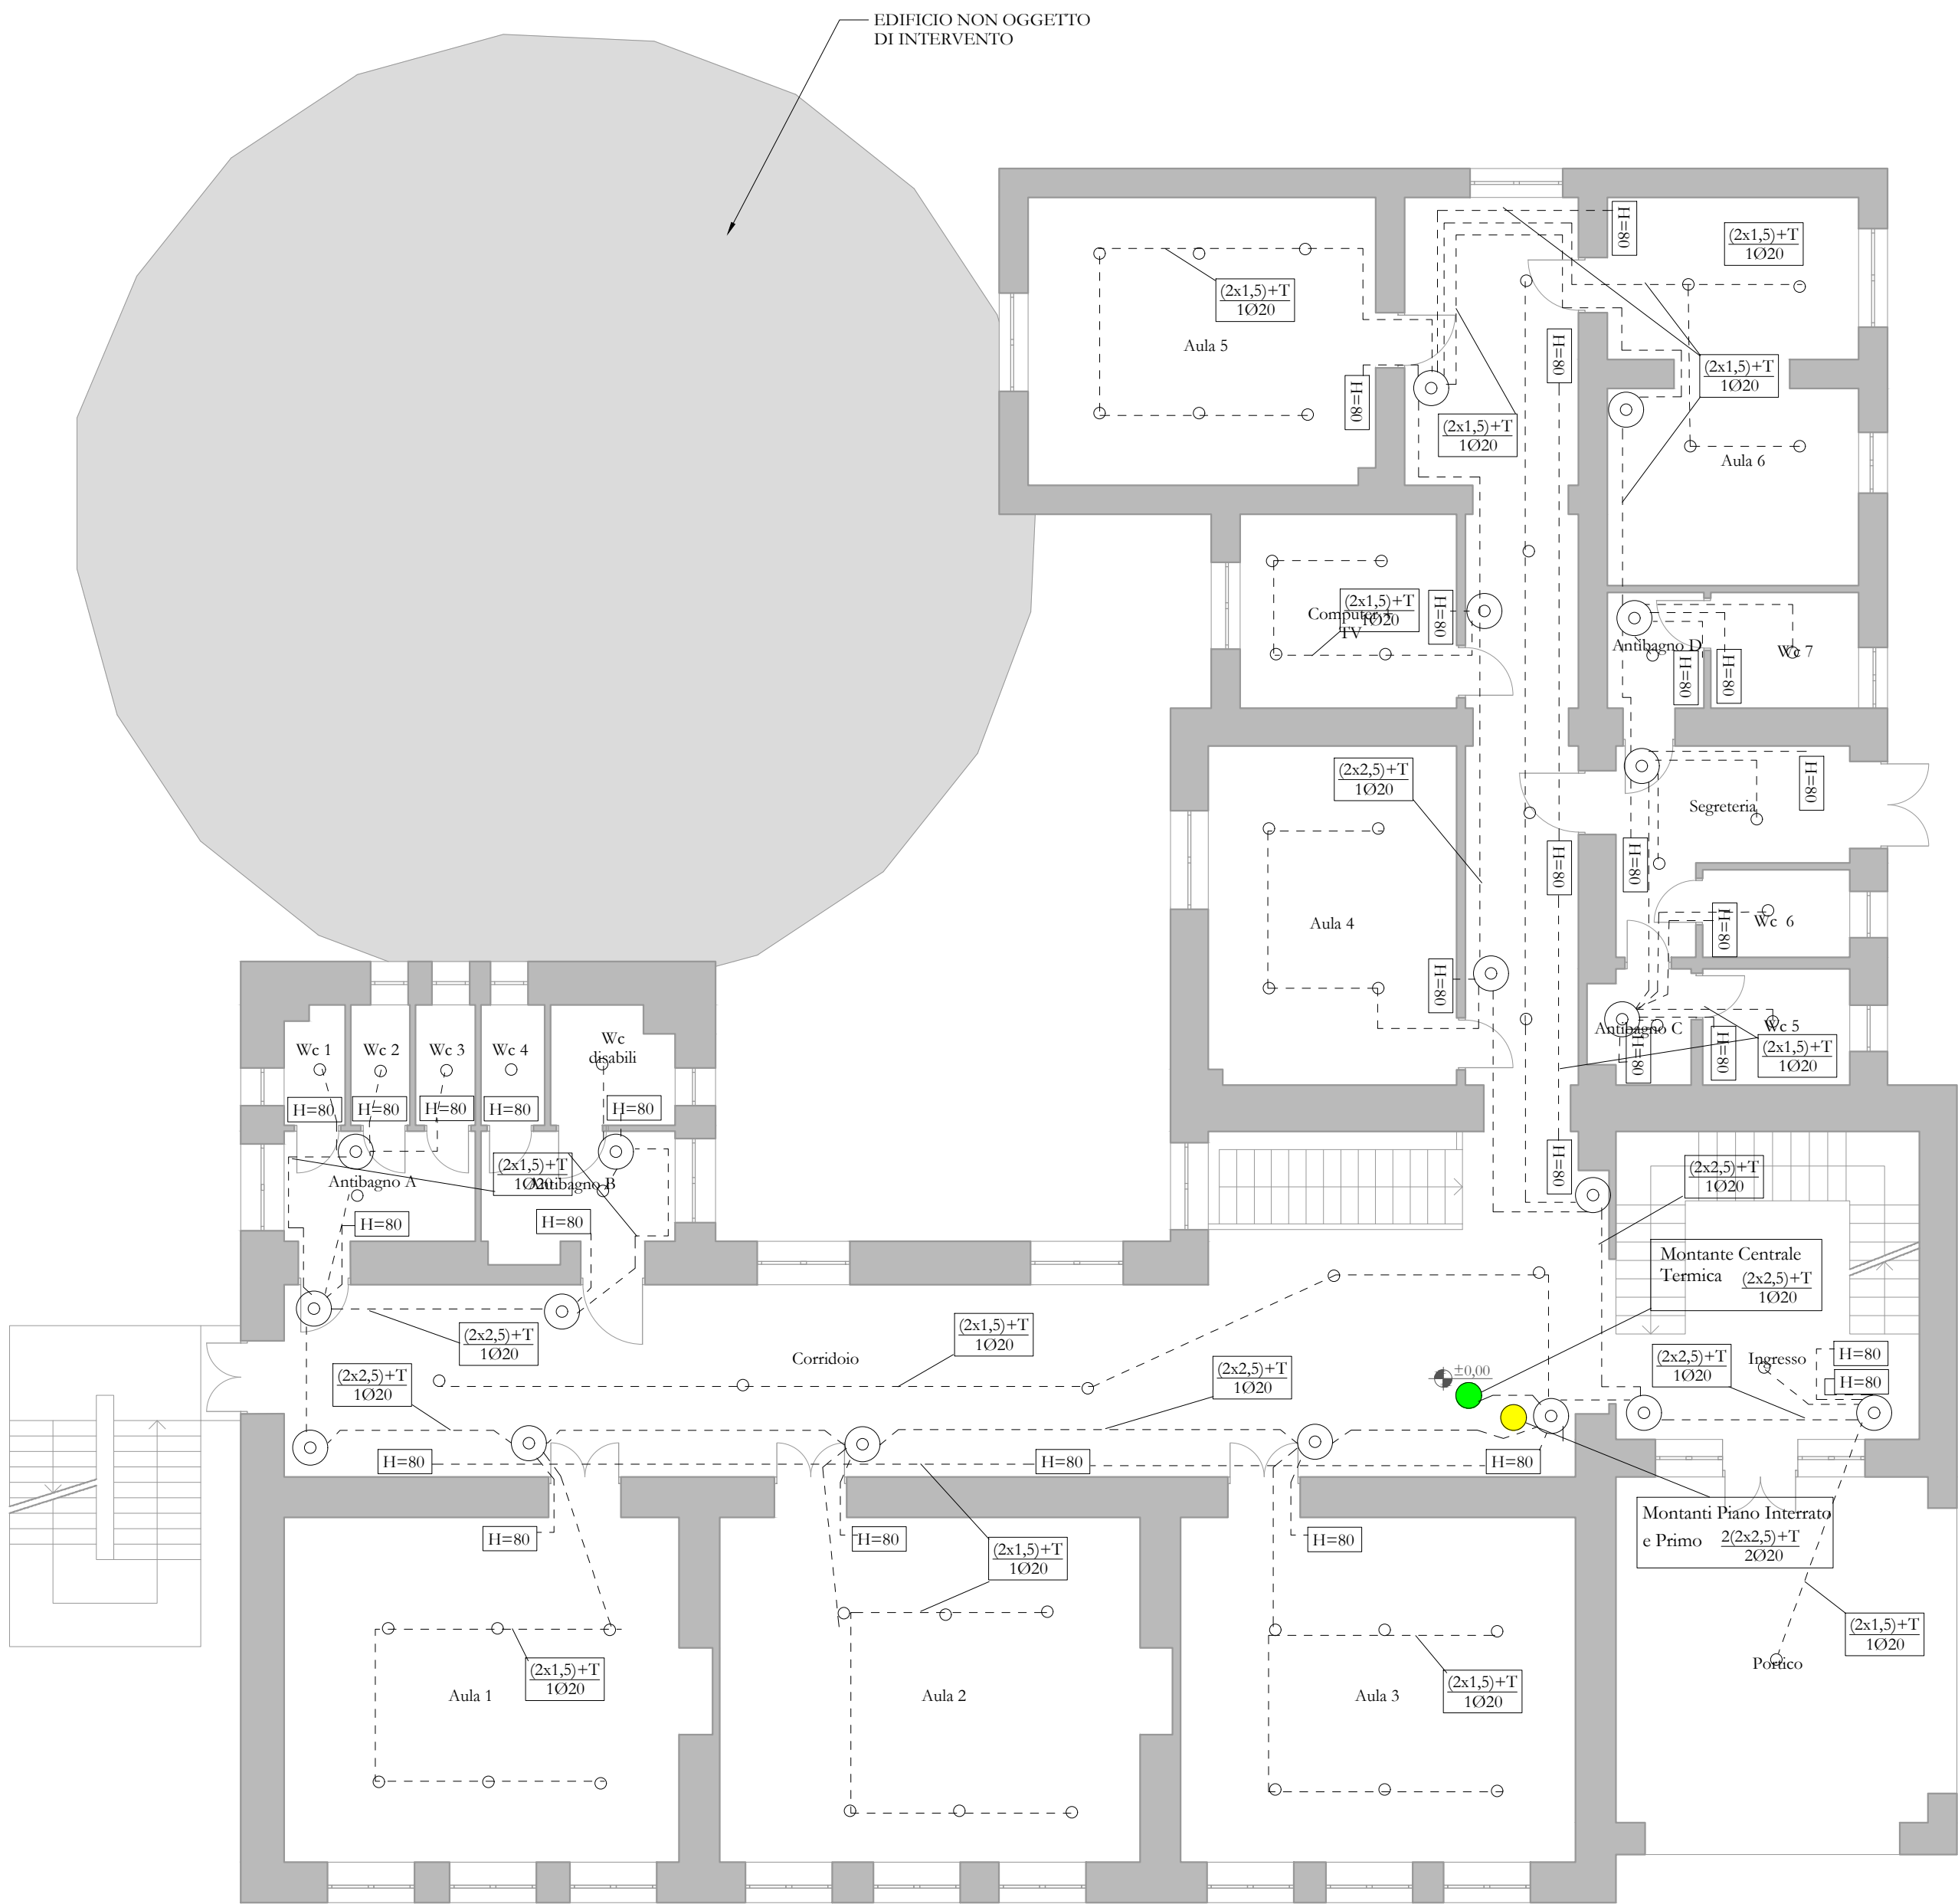

Pianta piano terra - scala 1:100

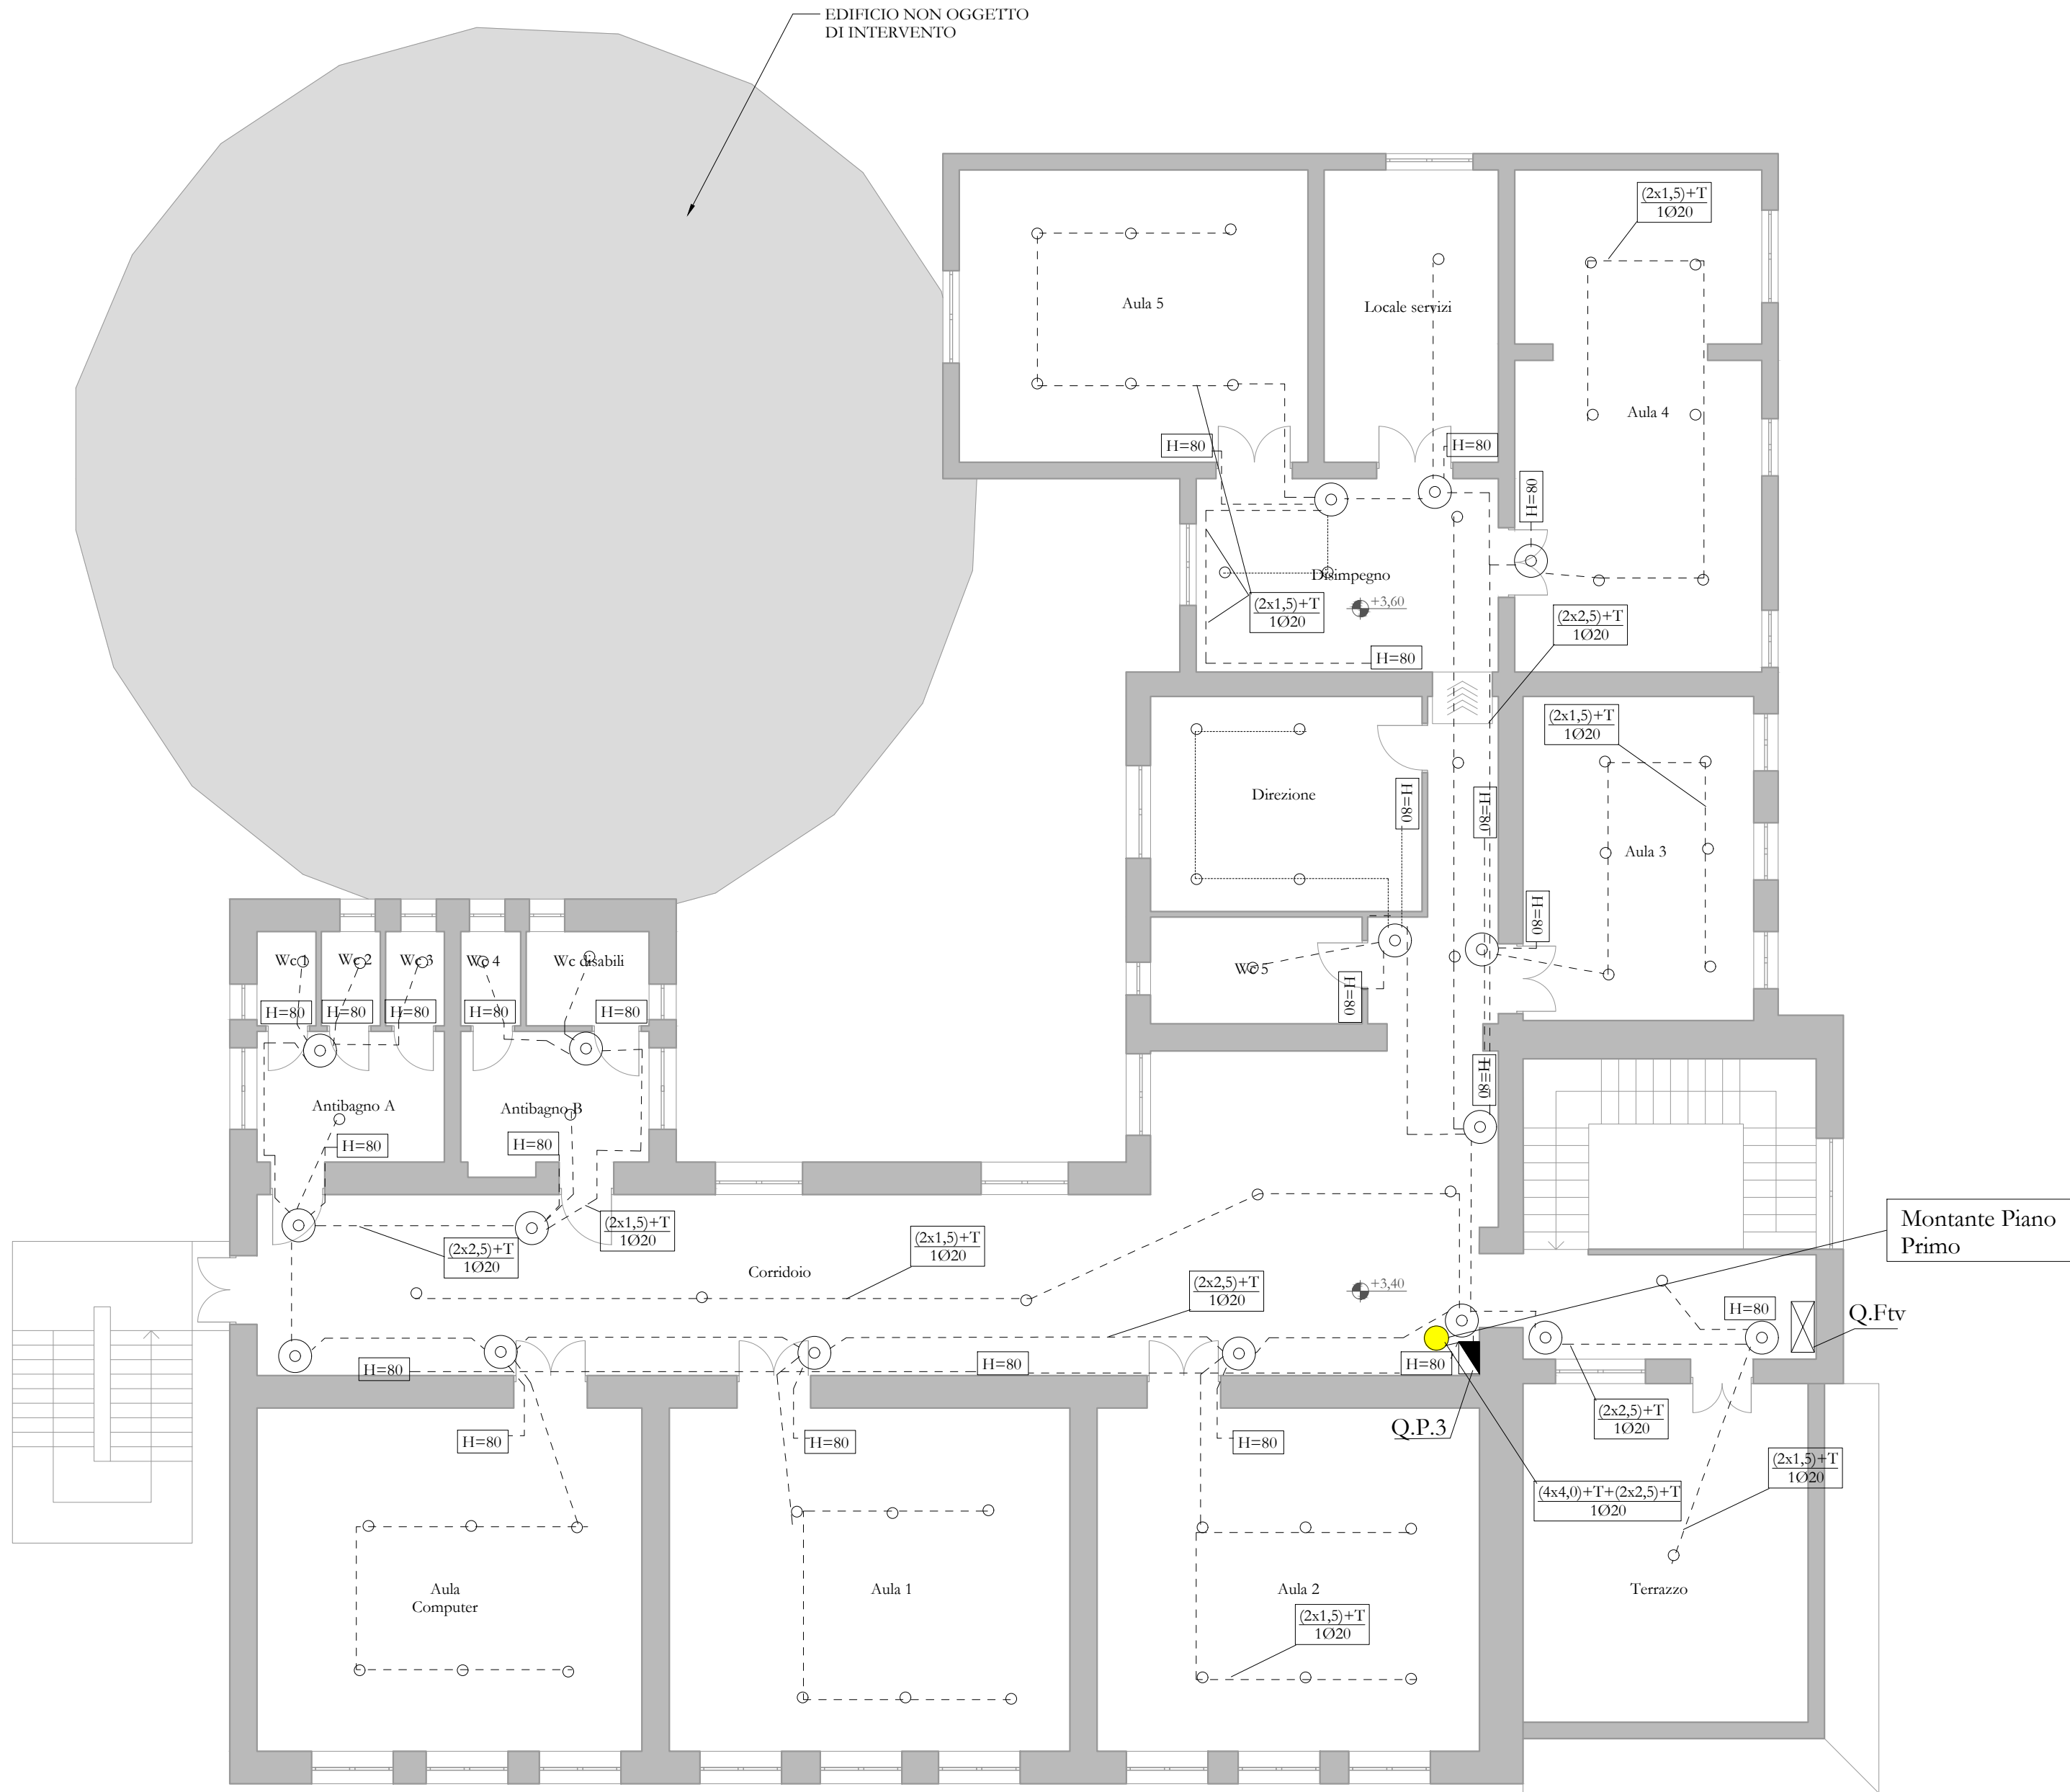

Pianta piano primo - scala 1:100

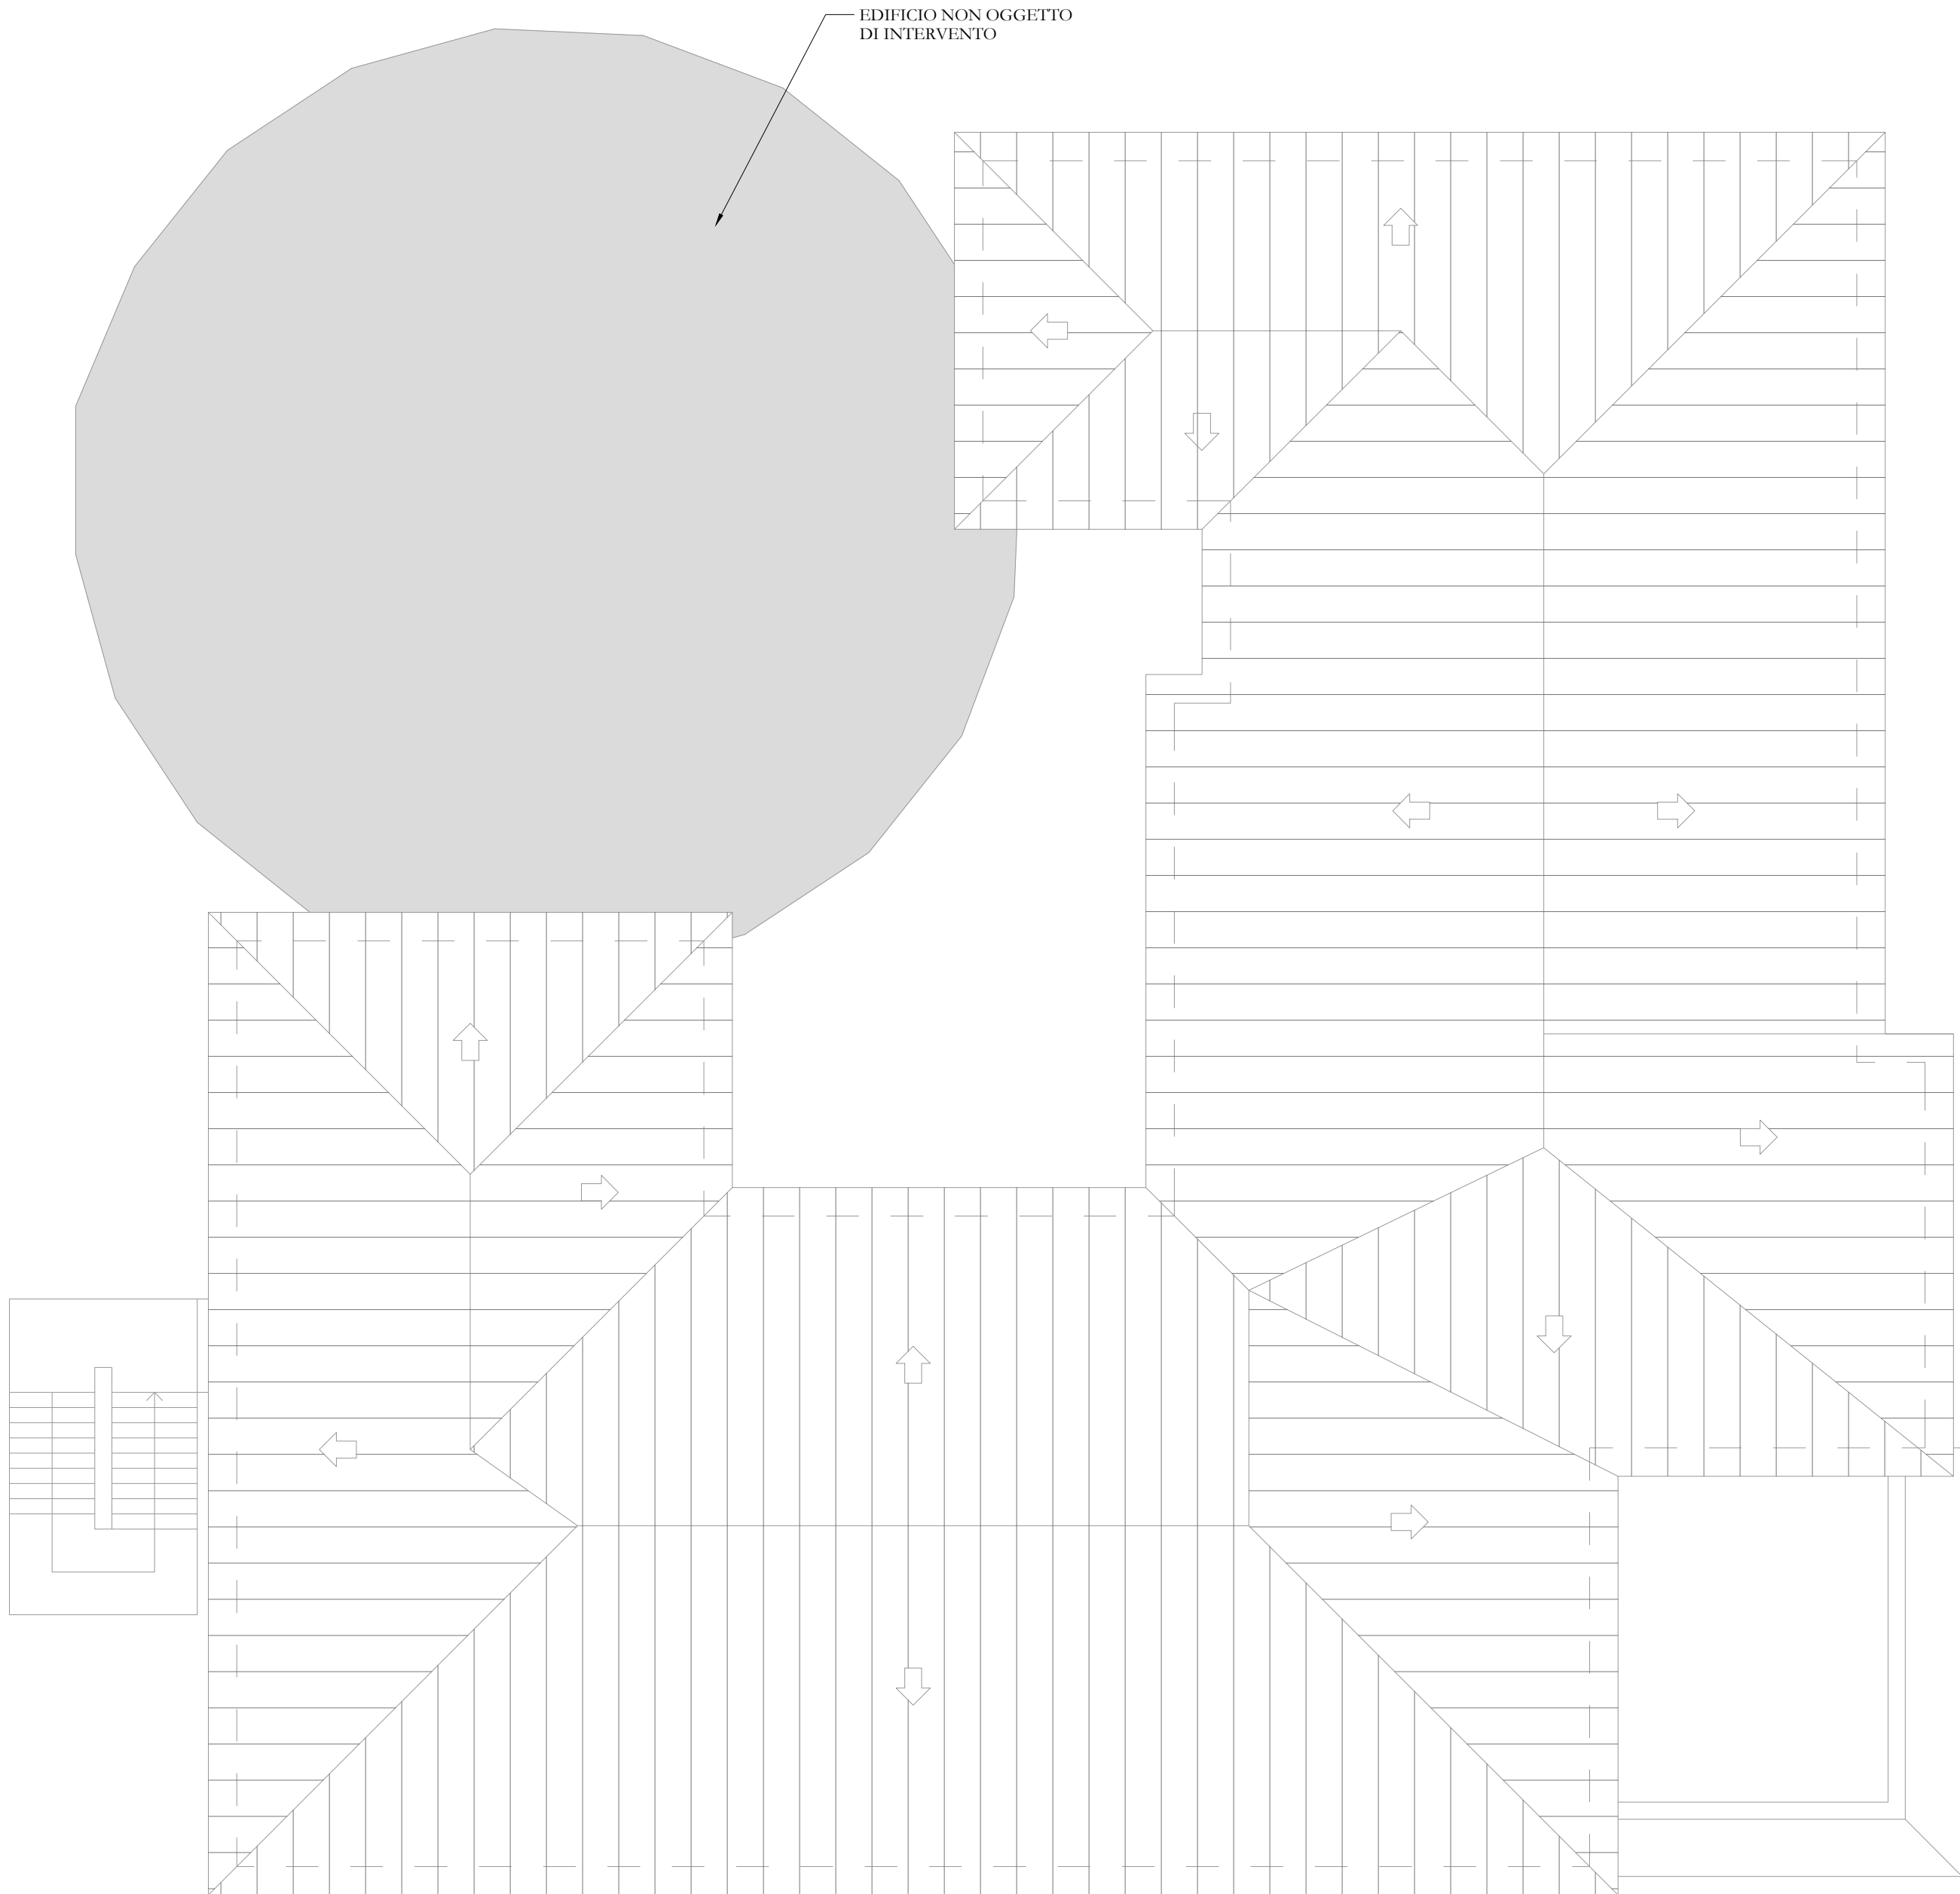

Pianta copertura - scala 1:100